


01 Planta Baixa - Térreo
escala: 1:100 unidade: metro



CORTE DO PAVIMENTO DO EDIFÍCIO

As empenas dos edifícios contam com um **sistema de armazenamento** para águas pluviais com capacidade de seis mil e quinhentos litros cada tendo o edifício uma reserva de treze mil litros de água, embutido entre as vigas de enrijecimento da estrutura e protegido por chapas de aço perfuradas convenientemente para garantir ao mesmo tempo a privacidade e a ventilação das áreas de serviços.

Aproveitando os índices de vento da região, 4m/s em média, propõe-se uma sucessão de **geradores de energia eólica** instalados no teto do edifício.

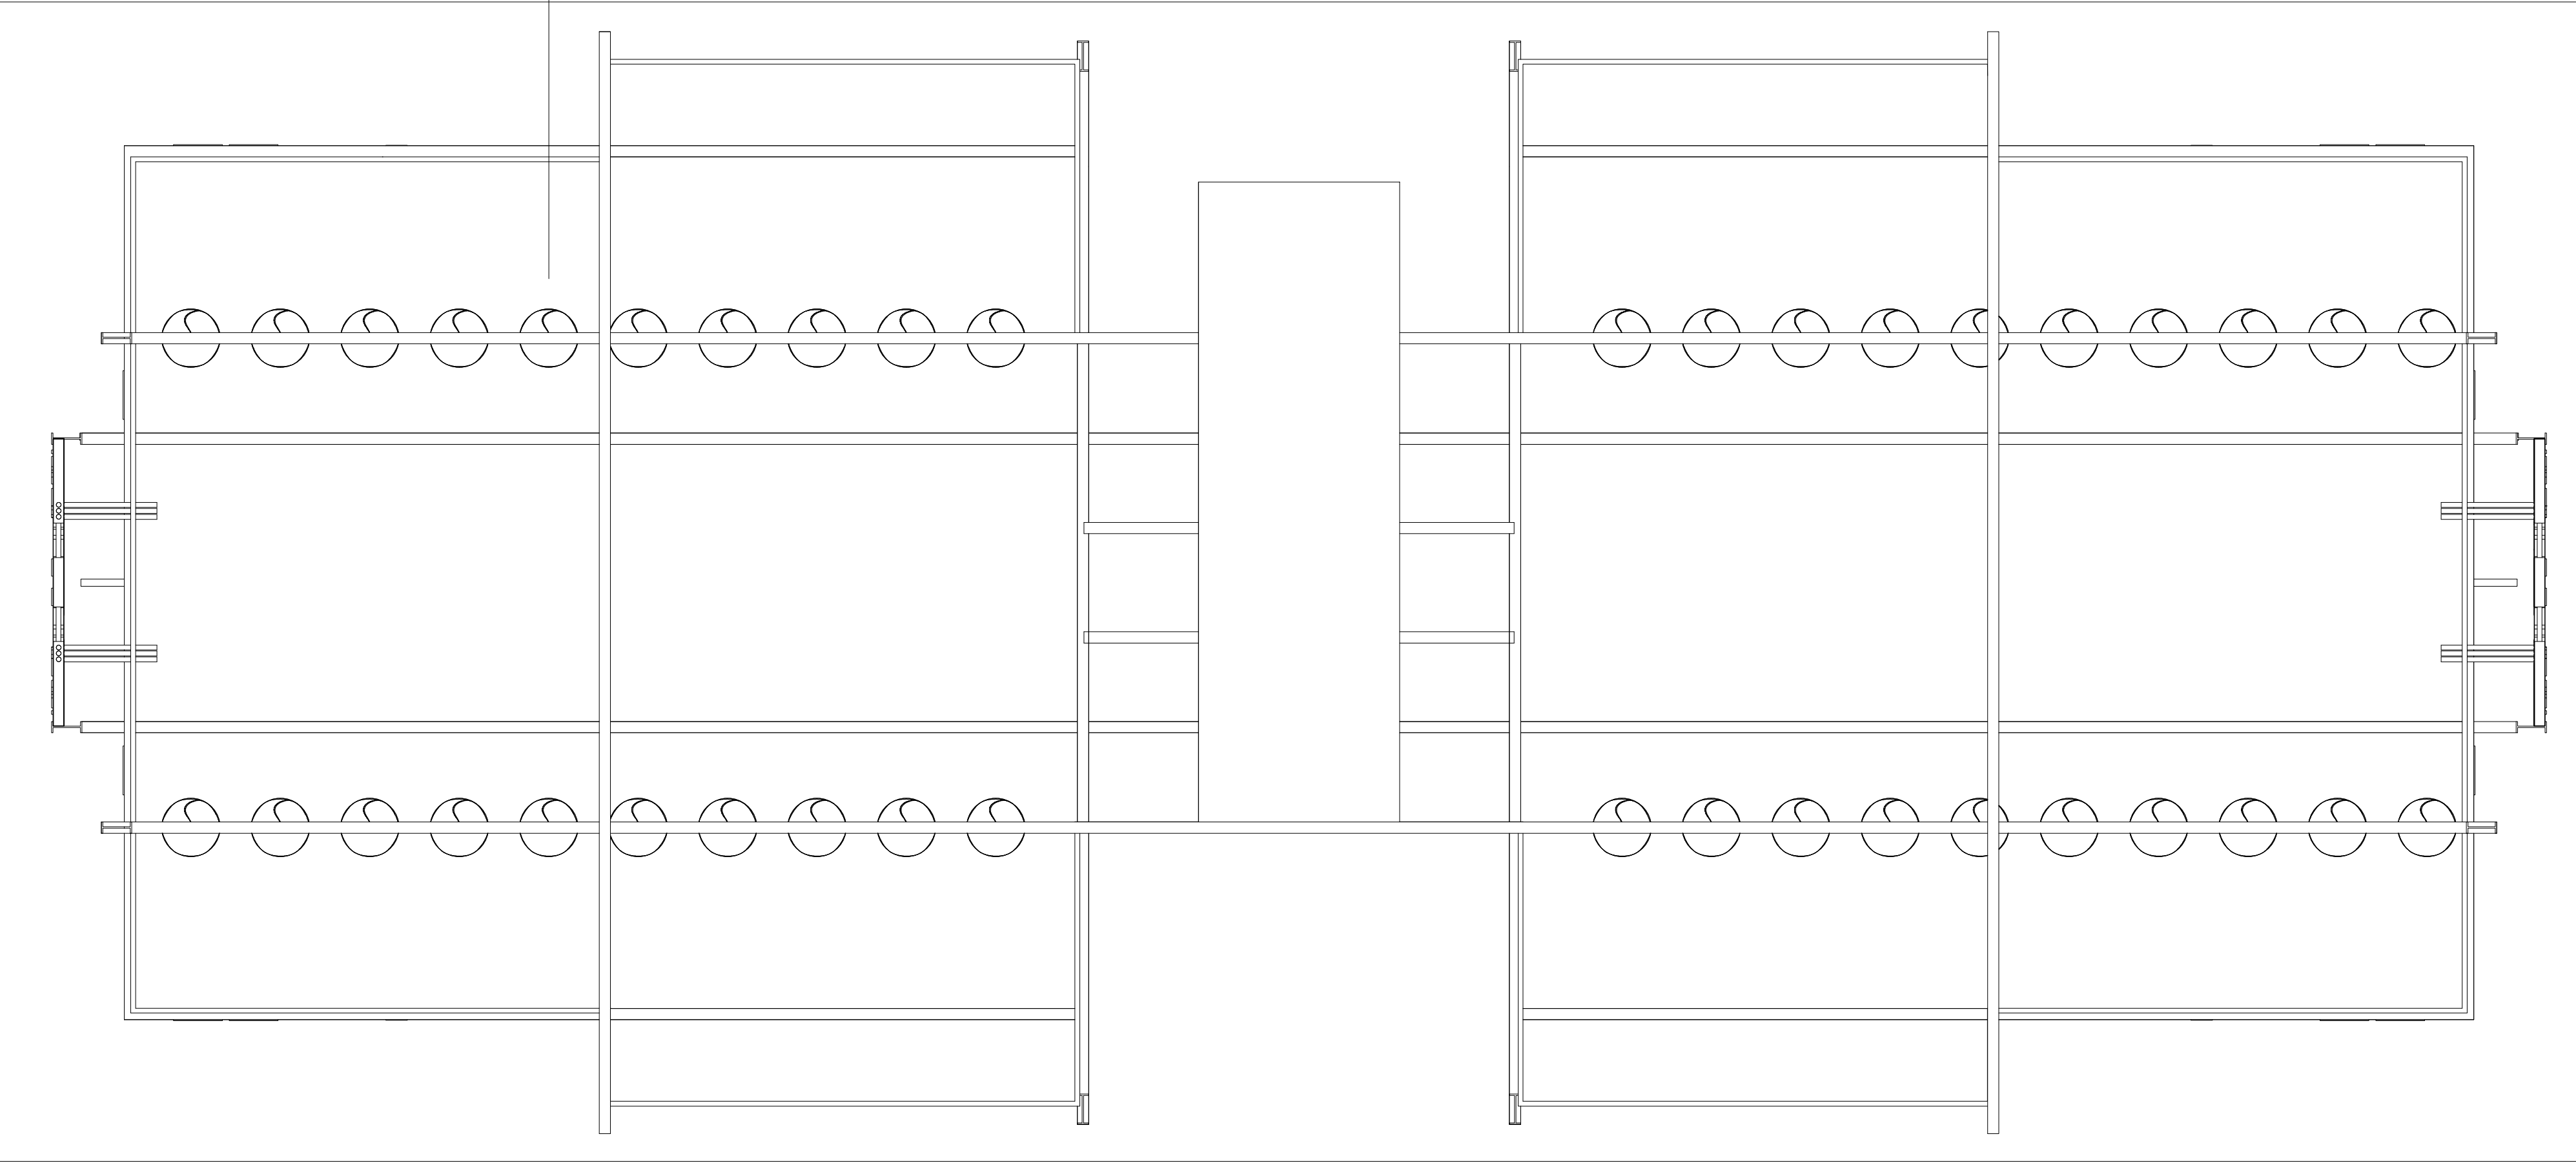

01 Cobertura
escala: 1:100 unidade: metro